


RZUT PARTERU

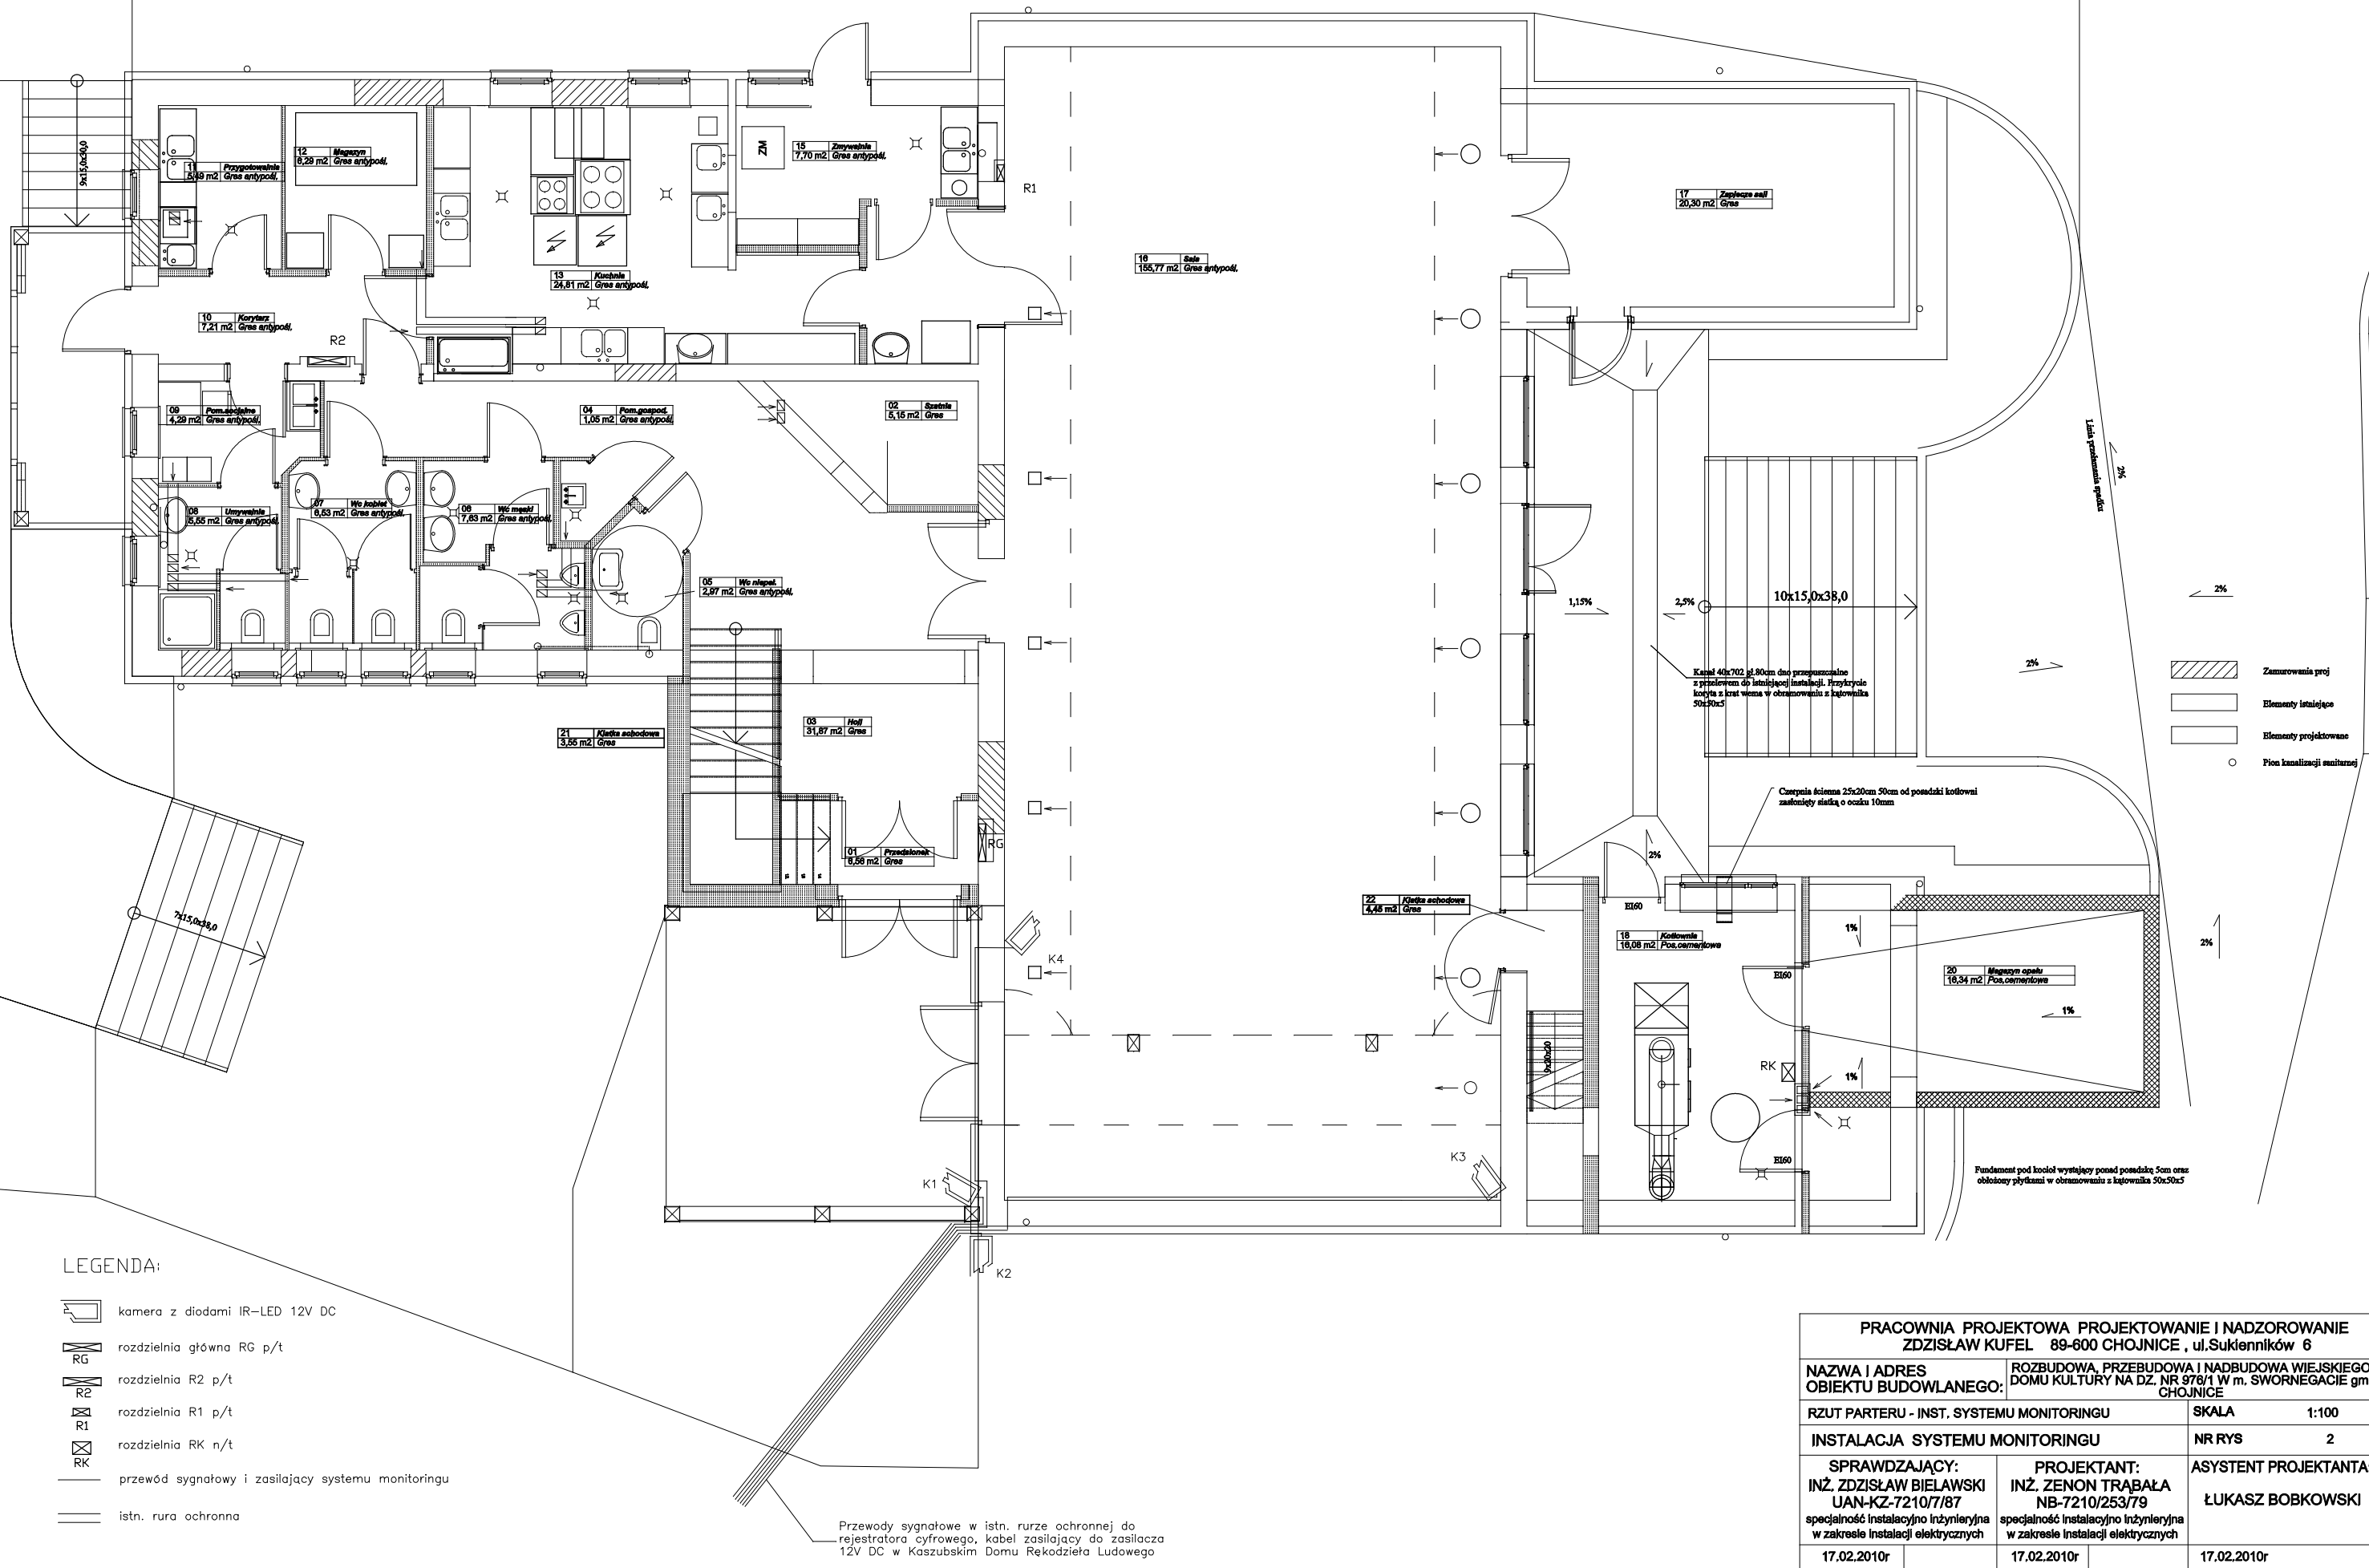

LEGENDA:

- kamera z diodami IR-LED 12V DC
- rozdzielnia główna RG p/t
- rozdzielnia R2 p/t
- rozdzielnia R1 p/t
- rozdzielnia RK n/t
- przewód sygnałowy i zasilający systemu monitoringu
- istn. rura ochronna

- Zamknięcia proj.
- Elementy latające
- Elementy projektowane
- Pion kanalizacji sanitarnej

PRACOWNIA PROJEKTOWA PROJEKTOWANIE I NADZOROWANIE ZDZISŁAW KUFEL 89-600 CHOJNICE, ul. Sukienników 6		
NAZWA I ADRES OBIEKTU BUDOWLANEGO:		ROZBUDOWA, PRZEBUDOWA I NADBUDOWA WIEJSKIEGO DOMU KULTURY NA DZ. NR 976/1 W m. SWORNEGACIE gm. CHOJNICE
RZUT PARTERU - INST. SYSTEMU MONITORINGU		SKALA 1:100
INSTALACJA SYSTEMU MONITORINGU		NR RYS 2
SPRAWDZAJĄCY: INŻ. ZDZISŁAW BIELAWSKI UAN-KZ-7210/7/87 specjalność instalacyjno inżynierska w zakresie instalacji elektrycznych	PROJEKTANT: INŻ. ZENON TRABAŁA NB-7210/253/79 specjalność instalacyjno inżynierska w zakresie instalacji elektrycznych	ASYSTENT PROJEKTANTA: ŁUKASZ BOBKOWSKI
17.02.2010r	17.02.2010r	17.02.2010r